



- 配管線說明:
- 1.~1~ 同線電話系統水平配管線 0.5mmx10P-PE-PVC 穿於 PVC(20) 管中.
 - 2.~1~ 內線電話系統水平配管線 0.5mmx10P-PE-PVC 穿於 PVC(20) 管中.
 - 3.~1~ 電視系統配管線 5C2V 同軸電纜 穿於 PVC(16) 管中.
 - 4.~D~ 資訊系統配管線 PVC(28) 內穿尼龍繩.
 5. 承商於施工前需繪製詳細施工圖,送交業主及建築師簽認後始同意施工.

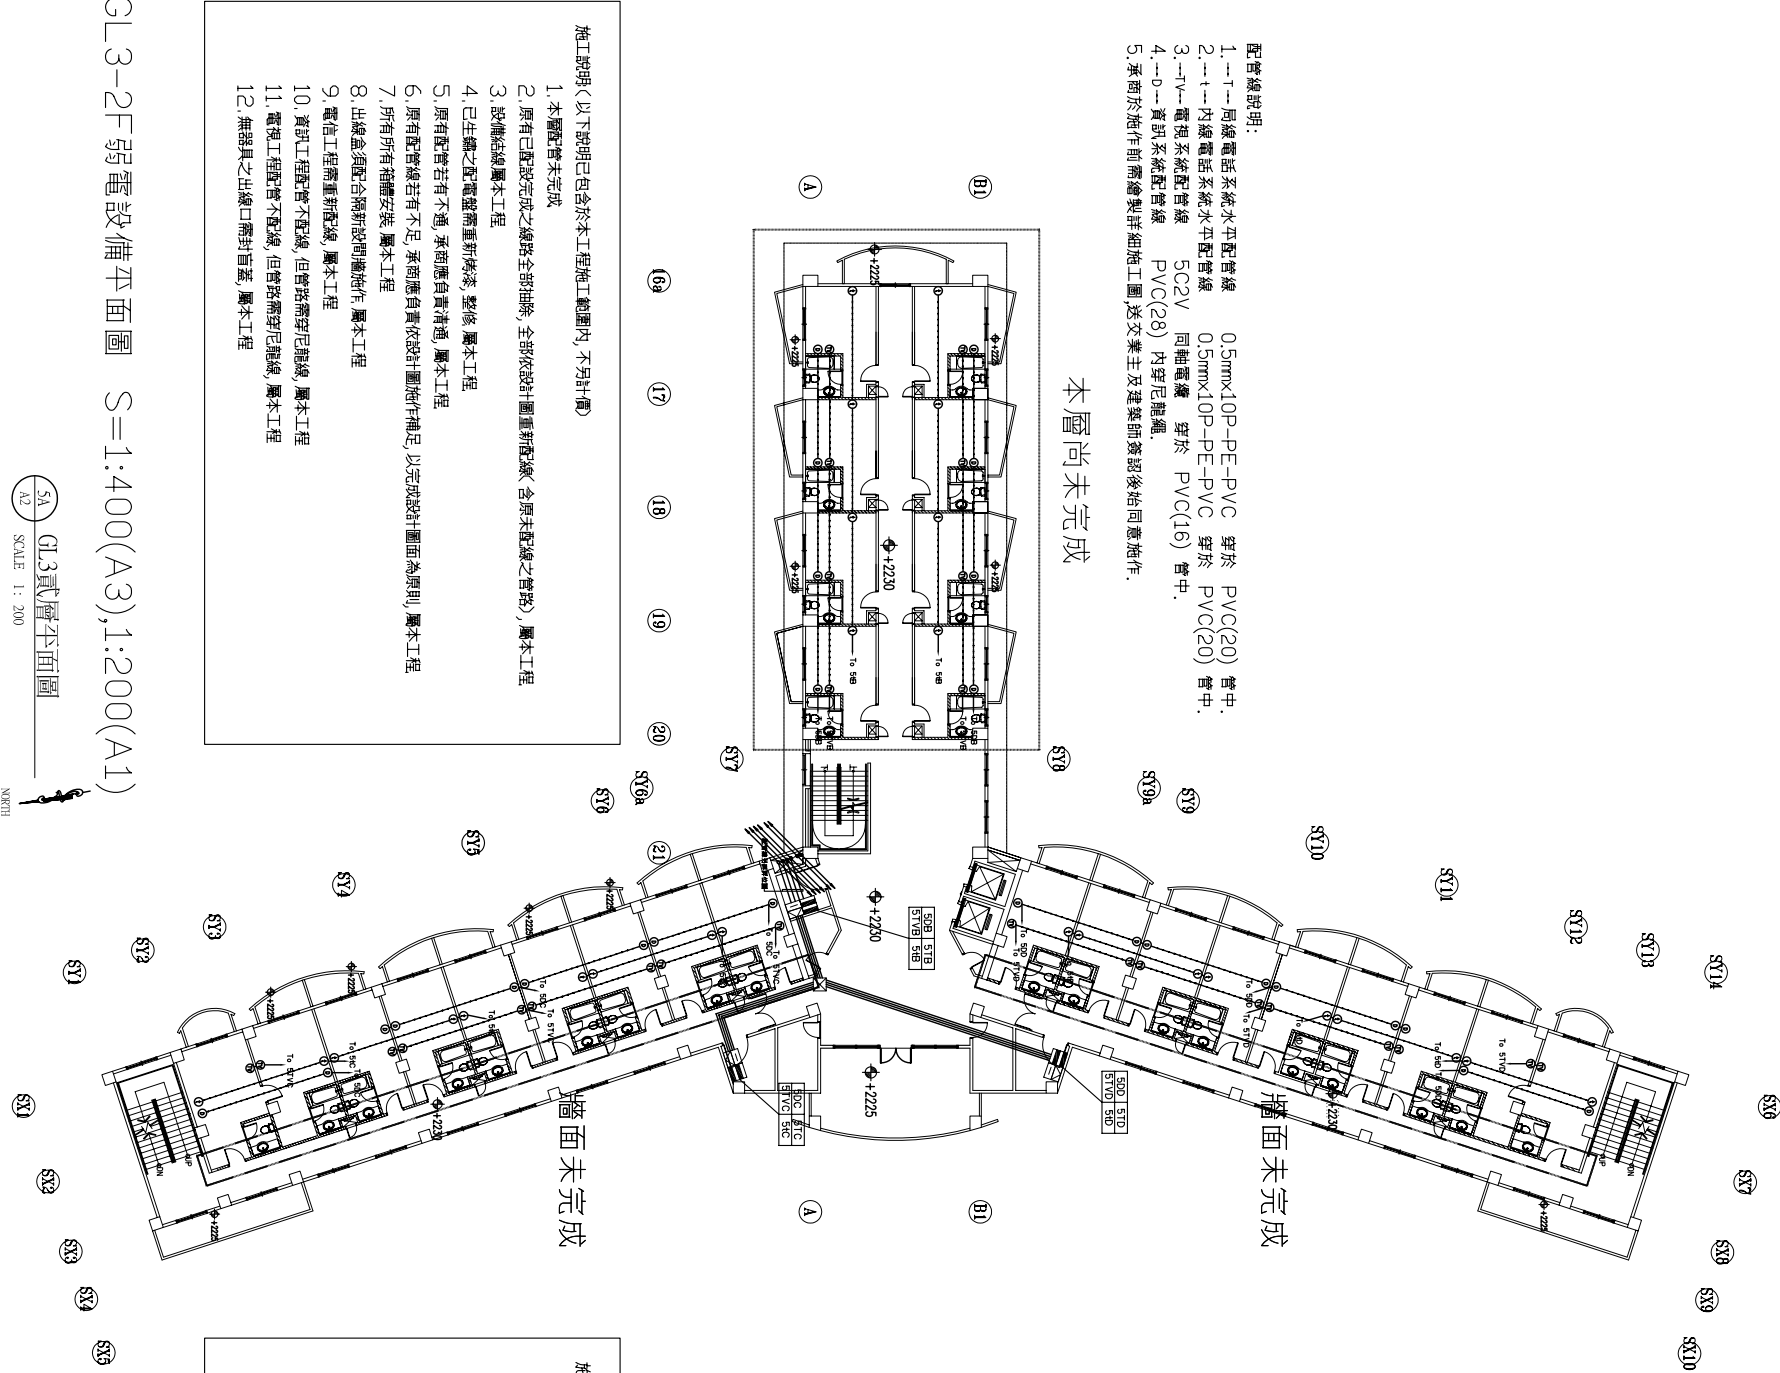

- 配管線說明:
- 1.~1~ 同線電話系統水平配管線 0.5mmx10P-PE-PVC 穿於 PVC(20) 管中.
 - 2.~1~ 內線電話系統水平配管線 0.5mmx10P-PE-PVC 穿於 PVC(20) 管中.
 - 3.~1~ 電視系統配管線 5C2V 同軸電纜 穿於 PVC(16) 管中.
 - 4.~D~ 資訊系統配管線 PVC(28) 內穿尼龍繩.
 5. 承商於施工前需繪製詳細施工圖,送交業主及建築師簽認後始同意施工.

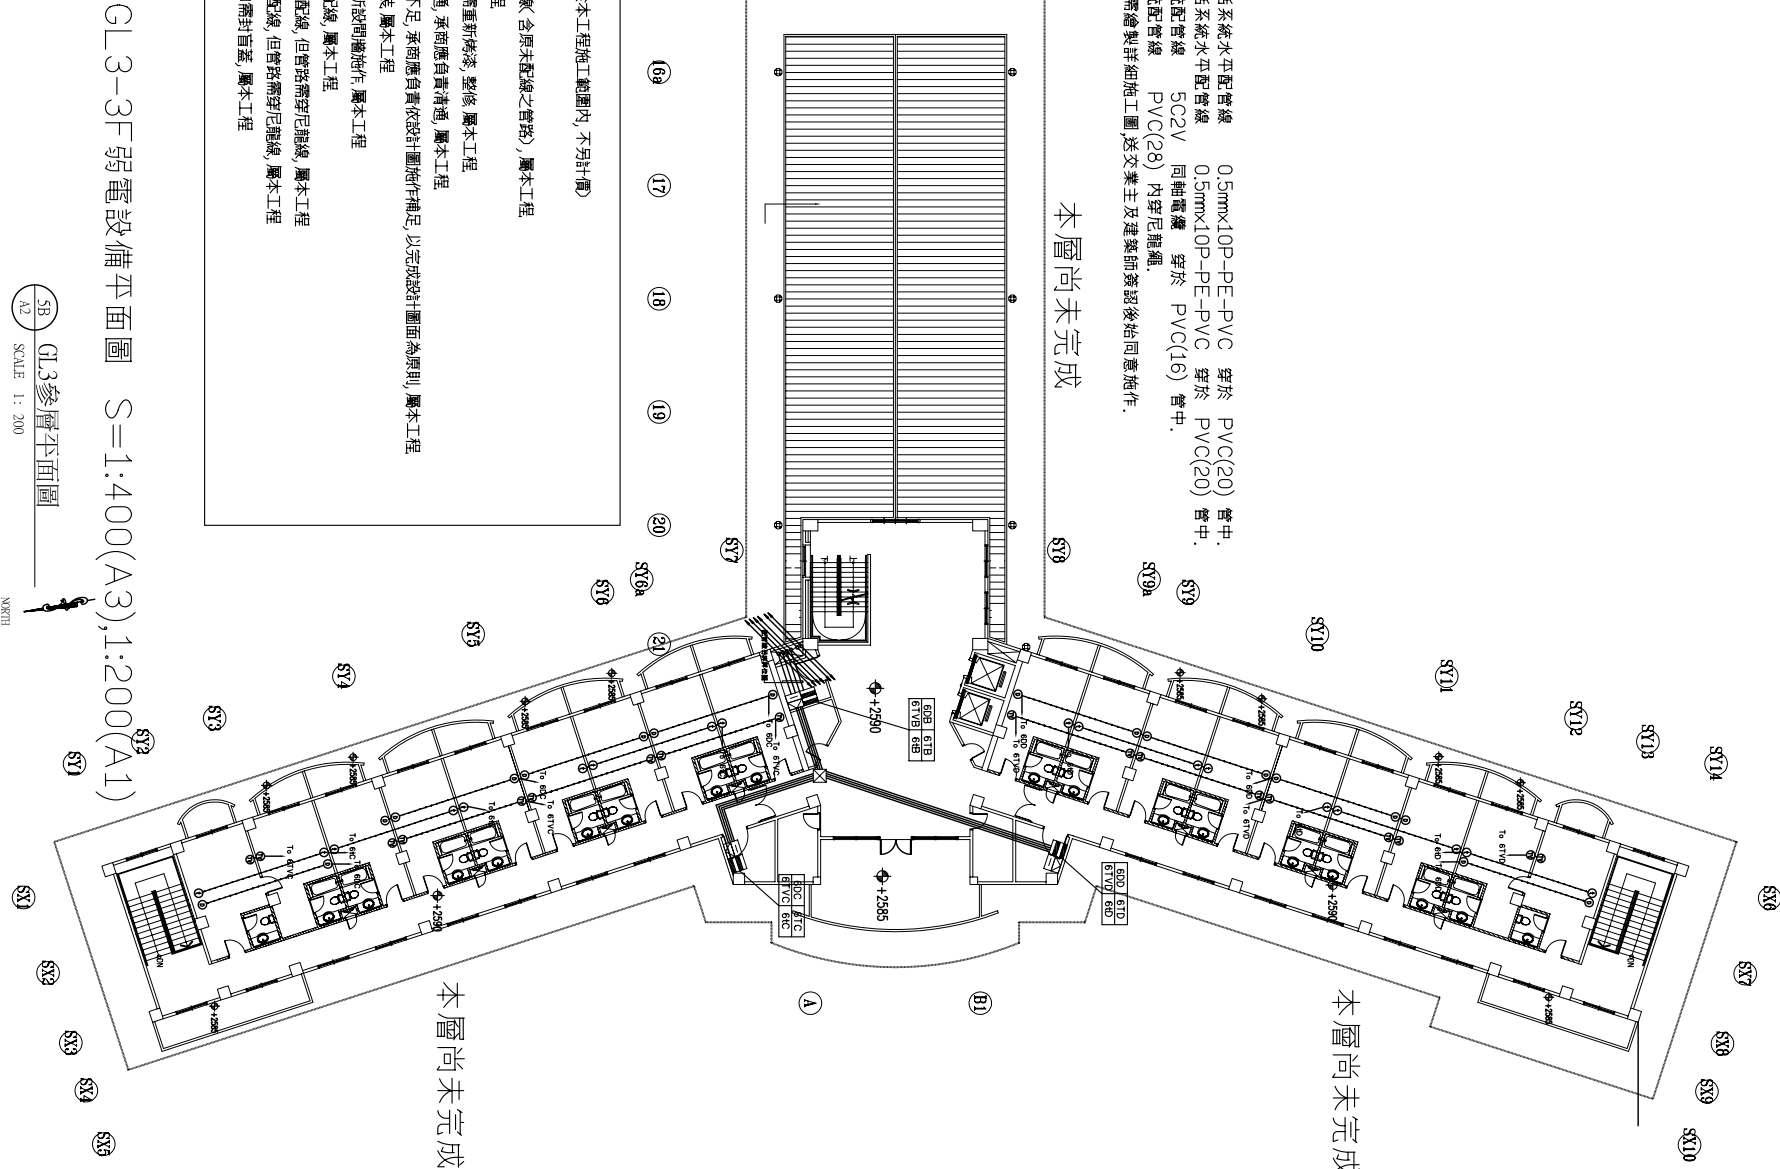

GL3-2F弱電設備平面圖 S=1:400(A3),1:200(A1)

GL3-3F弱電設備平面圖 S=1:400(A3),1:200(A1)

GL3貳層平面圖
SCALE 1: 200

GL3參層平面圖
SCALE 1: 200

蘇建榮建築師事務所
C.J.SU Architect & Associates

工程名稱
河瀾國際文教會館新建工程

圖名
GL3-2,3F弱電設備平面圖

圖面修正

設計繪圖
繪圖
核對
日期

備註

圖號
張數
EA-11
/