



接合電手孔
FROM T.P.C 3Φ3W11.4kV(預留22.8kV)
(150)-3

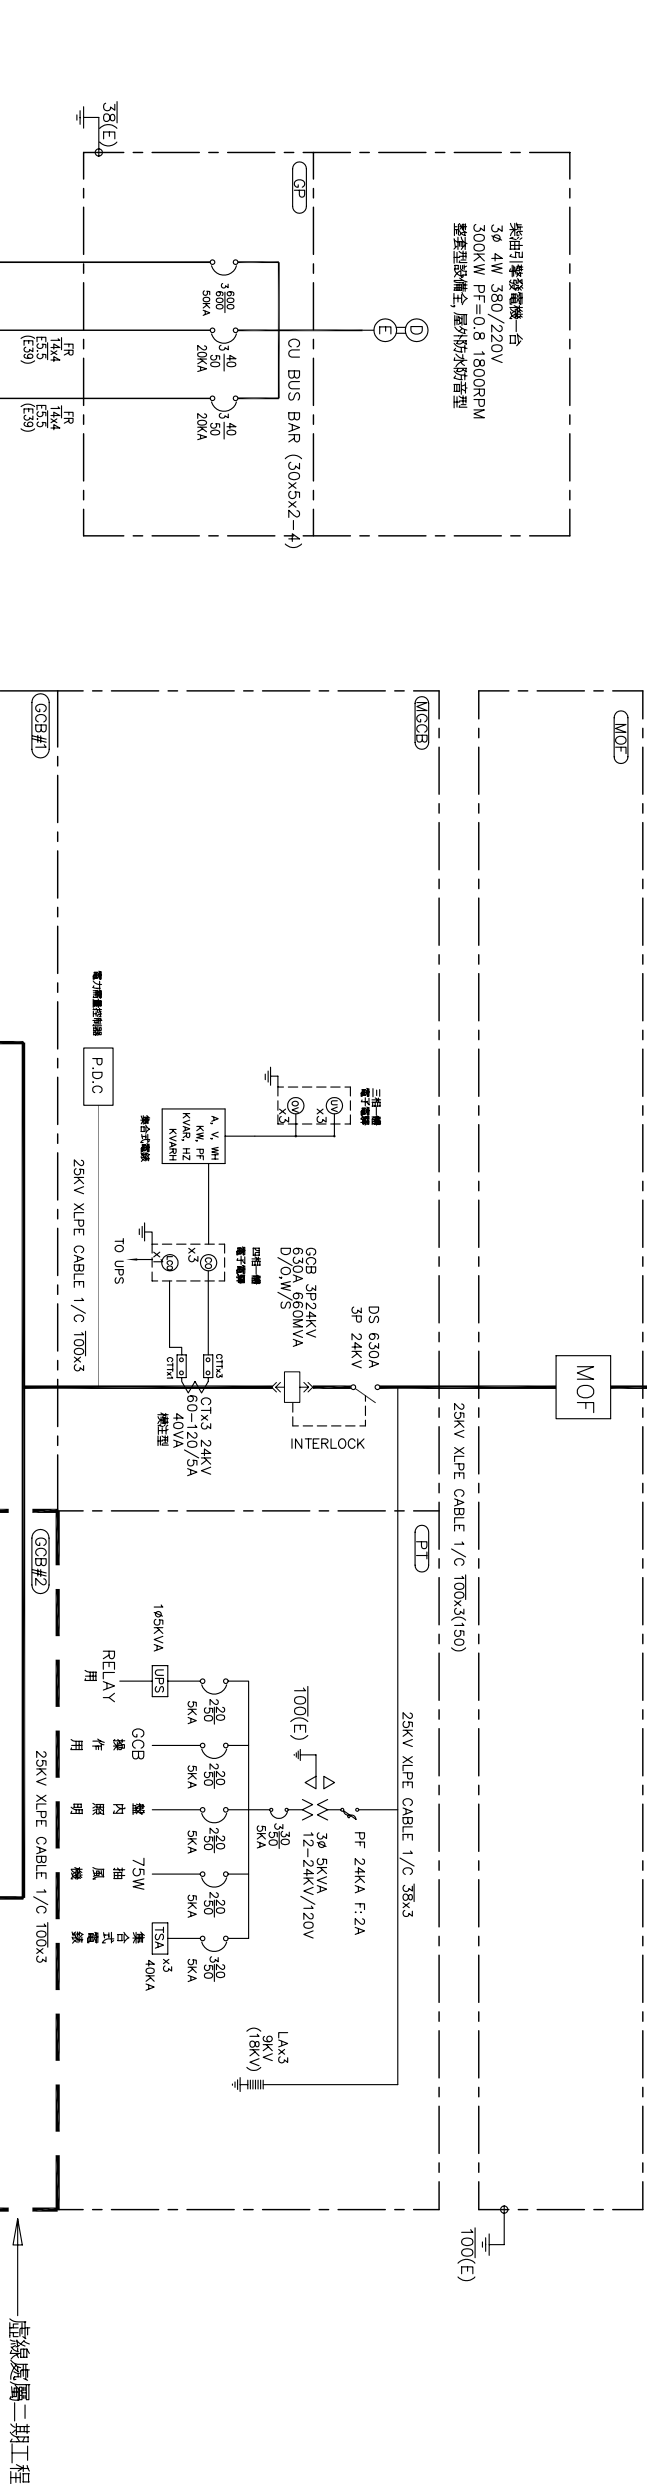

虛線處屬二期工程
本期需預留空間

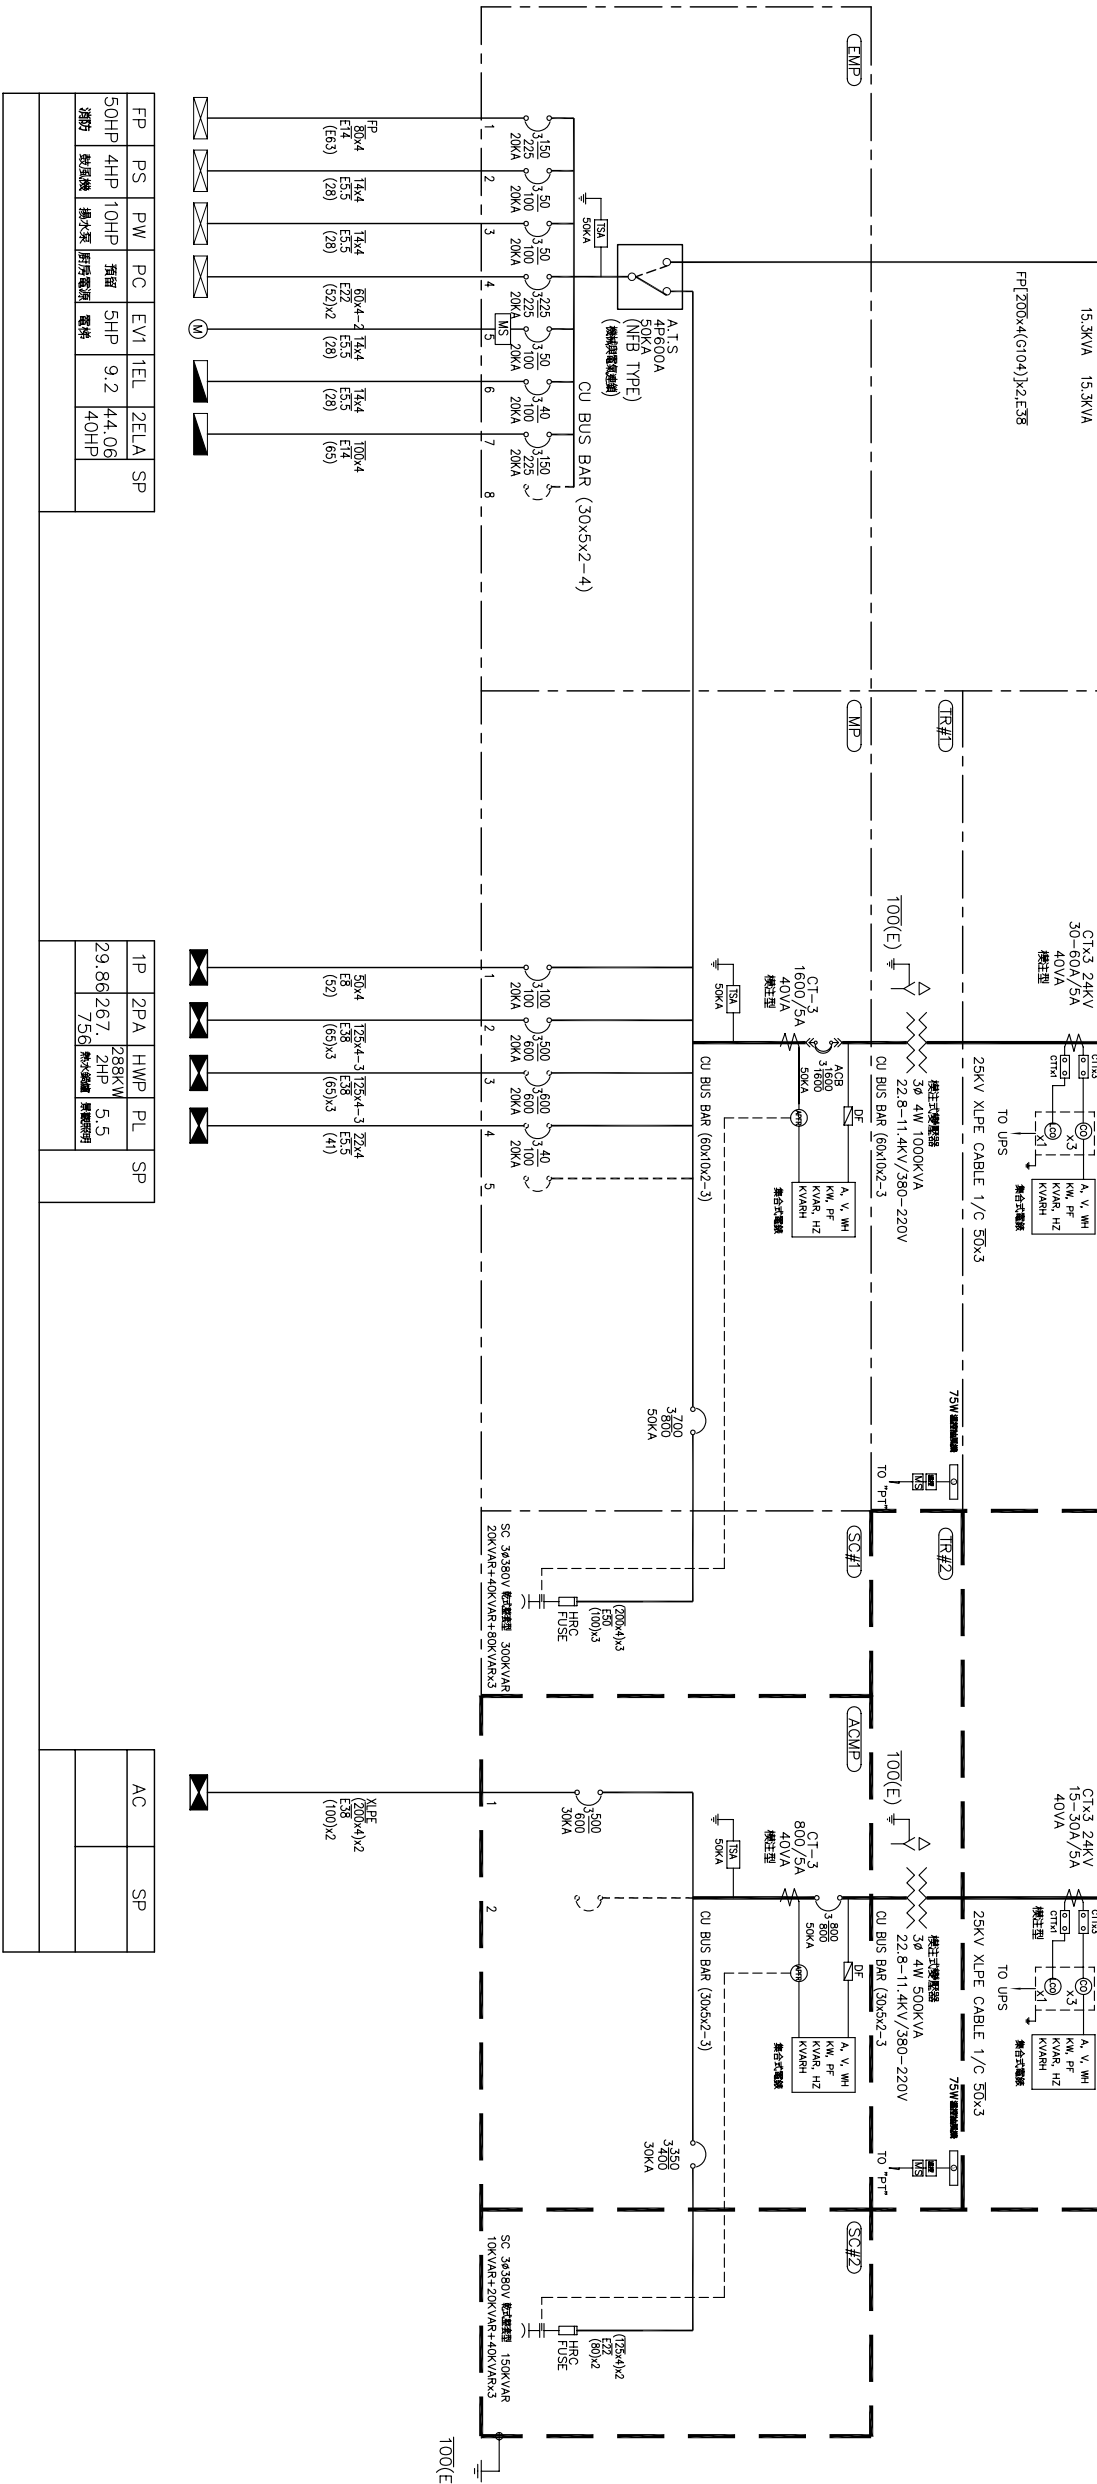

FP	PS	PW	PC	EVI	TEL	2ELA	SP
50HP	4HP	10HP	預留	5HP	9.2	44.06	
消防	給風機	抽水氣	廚房電源	電梯		40HP	

TP	2PA	HWP	PL	SP
29.86	267.	2HP	5.5	
756	抽水機	機油機		

AC	SP

蘇建榮建築師事務所
C.J.SU Architect & Associates

工程名稱
河瀾國際文教會館新建工程

圖面名稱
電力系統單線圖

圖面修正

設計繪圖
繪圖
核對
日期

圖號
張數
E-04
/